

MUNICÍPIO DE BEBERIBE
279
4

PEÇAS GRÁFICAS




Dara Nascimento Silva
DARA NASCIMENTO SILVA
ENGENHEIRA CIVIL
CREA/CE: 353079
RNP: 0619899077



ASB


RUA OSMAR SOMBRA

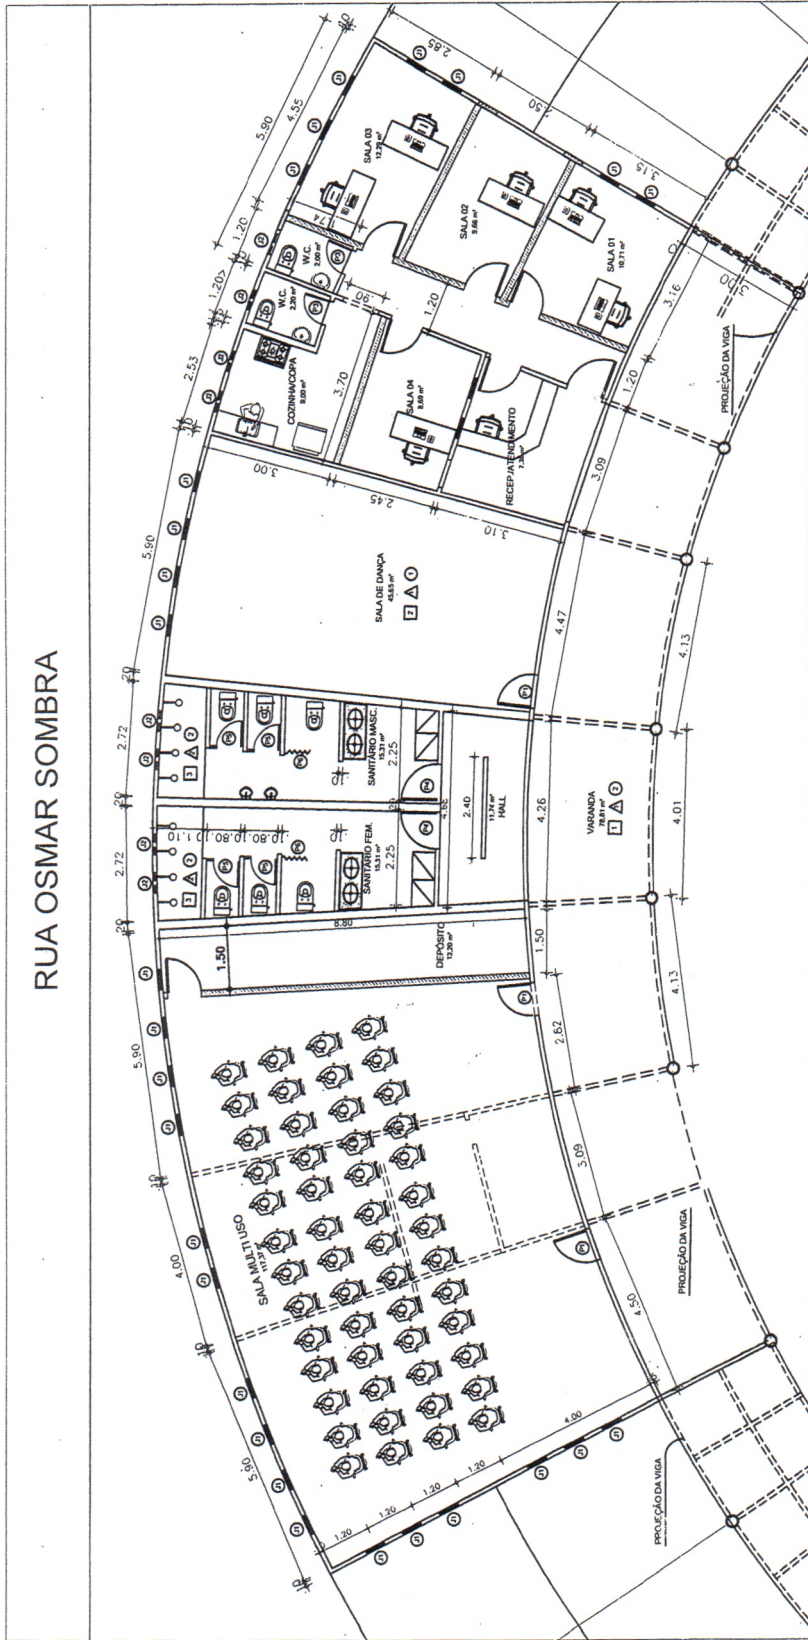


TEATRO RAIMUNDO FAGNER


01 - PLANTA BAIXA
ESC.: 1/125

Dara Nascimento Silva
DARA NASCIMENTO SILVA
ENGENHEIRA CIVIL
CREA/CE: 353079
RNP: 0619899077

		SECRETARIA DE PLANEJAMENTO, COORDENADORIA DE PLANEJAMENTO URBANO E PROJETOS INSTITUCIONAIS RUA GENERAL EDGAR FACO, 467 - CENTRO - BEBERIBE/CE TELEFONES: (85) 33381509 / 33381442. EMAIL: SEPLAN@BEBERIBE.CE.GOV.BR
LOCALIZAÇÃO: RUA OSMAR SOMBRA - CENTRO - BEBERIBE - CE.		ASSUNTO: REFORMA E MANUTENÇÃO - CENTRO CULTURAL LAÍS FACO.
APROVO:	DATA: MARÇO/2022	REVISÃO:
RESPONSÁVEL TÉCNICO/ART. N°:	ESCALA: 1/125	DESENHO: RAQUEL FRAGA
CONTEÚDO: 01 - PLANTA BAIXA	CONTEÚDO: 1/125	ESCALA: 1/500

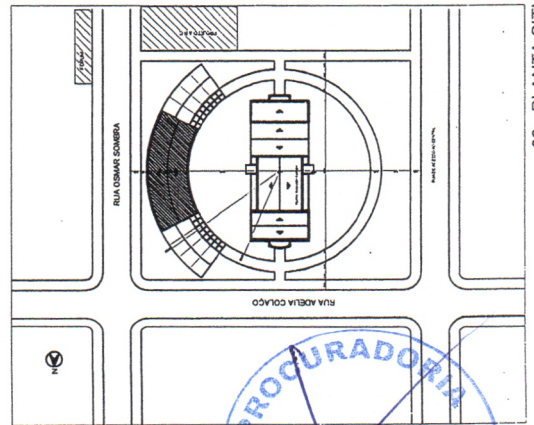

02 - PLANTA SITUAÇÃO
ESC.: 1/1500

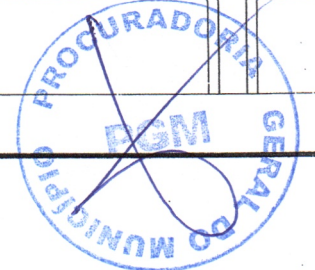




Anotação de Responsabilidade Técnica - ART
Lei nº 6.496, de 7 de dezembro de 1977

CREA-CE

ART OBRA / SERVIÇO
Nº CE20220989425

Conselho Regional de Engenharia e Agronomia do Ceará

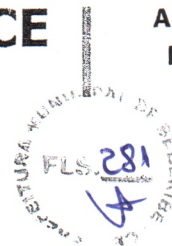

SUBSTITUIÇÃO à
CE20220985975

1. Responsável Técnico

DARA NASCIMENTO SILVA

Título profissional: **ENGENHEIRA CIVIL**

RNP: 0619899077

Registro: 353079CE

2. Dados do Contrato

Contratante: **PREFEITURA MUNICIPAL DE BEBERIBE**

RUA JOÃO TOMÁS FERREIRA

Complemento:

Cidade: **BEBERIBE**

Bairro: **CENTRO**

UF: **CE**

CPF/CNPJ: **07.528.292/0001-89**

Nº: **42**

CEP: **62840000**

ART Vinculada: **CE20210786136**

Contrato: **Não especificado**

Celebrado em:

Valor: **R\$ 111.199,69**

Tipo de contratante: **Pessoa Jurídica de Direito Público**

Ação Institucional: **NENHUMA - NÃO OPTANTE**

3. Dados da Obra/Serviço

RUA OSMAR SOMBRA

Complemento:

Cidade: **BEBERIBE**

Data de Início: **16/05/2022**

Previsão de término: **16/05/2023**

Finalidade: **Outro**

Proprietário: **PREFEITURA MUNICIPAL DE BEBERIBE**

Bairro: **CENTRO**

UF: **CE**

Código: **Não Especificado**

Nº: **S/N**

CEP: **62840000**

Coordenadas Geográficas: **-4.186756, -38.126029**

CPF/CNPJ: **07.528.292/0001-89**

4. Atividade Técnica

	Quantidade	Unidade
14 - Elaboração		
80 - Projeto > CONSTRUÇÃO CIVIL > EDIFICAÇÕES > DE REFORMA DE EDIFICAÇÃO > #1.1.2.4 - EM MATERIAIS MISTOS	1,00	un
82 - Projeto de Instalações > CONSTRUÇÃO CIVIL > INSTALAÇÕES HIDROSSANITÁRIAS > #1.4.4 - DE LIGAÇÃO INDIVIDUAL DE REDE DE ÁGUA	1,00	un
82 - Projeto de Instalações > CONSTRUÇÃO CIVIL > INSTALAÇÕES HIDROSSANITÁRIAS > #1.4.5 - DE LIGAÇÃO INDIVIDUAL DE REDE DE ESGOTO	1,00	un
82 - Projeto de Instalações > ELETROTÉCNICA > INSTALAÇÕES ELÉTRICAS > DE INSTALAÇÕES ELÉTRICAS EM BAIXA TENSÃO > #11.10.1.2 - PARA FINS COMERCIAIS	1,00	un
35 - Elaboração de orçamento > CONSTRUÇÃO CIVIL > EDIFICAÇÕES > DE REFORMA DE EDIFICAÇÃO > #1.1.2.4 - EM MATERIAIS MISTOS	1,00	un
35 - Elaboração de orçamento > CONSTRUÇÃO CIVIL > INSTALAÇÕES HIDROSSANITÁRIAS > #1.4.4 - DE LIGAÇÃO INDIVIDUAL DE REDE DE ÁGUA	1,00	un
35 - Elaboração de orçamento > CONSTRUÇÃO CIVIL > INSTALAÇÕES HIDROSSANITÁRIAS > #1.4.5 - DE LIGAÇÃO INDIVIDUAL DE REDE DE ESGOTO	1,00	un
35 - Elaboração de orçamento > ELETROTÉCNICA > INSTALAÇÕES ELÉTRICAS > DE INSTALAÇÕES ELÉTRICAS EM BAIXA TENSÃO > #11.10.1.2 - PARA FINS COMERCIAIS	1,00	un
18 - Fiscalização		
60 - Fiscalização de obra > CONSTRUÇÃO CIVIL > EDIFICAÇÕES > DE REFORMA DE EDIFICAÇÃO > #1.1.2.4 - EM MATERIAIS MISTOS	1,00	un
60 - Fiscalização de obra > CONSTRUÇÃO CIVIL > INSTALAÇÕES HIDROSSANITÁRIAS > #1.4.4 - DE LIGAÇÃO INDIVIDUAL DE REDE DE ÁGUA	1,00	un
60 - Fiscalização de obra > CONSTRUÇÃO CIVIL > INSTALAÇÕES HIDROSSANITÁRIAS > #1.4.5 - DE LIGAÇÃO INDIVIDUAL DE REDE DE ESGOTO	1,00	un
60 - Fiscalização de obra > ELETROTÉCNICA > INSTALAÇÕES ELÉTRICAS > DE INSTALAÇÕES ELÉTRICAS EM BAIXA TENSÃO > #11.10.1.2 - PARA FINS COMERCIAIS	1,00	un

Após a conclusão das atividades técnicas o profissional deve proceder a baixa desta ART

5. Observações

ART REFERENTE A ELABORAÇÃO DE PROJETO, ORÇAMENTO E FISCALIZAÇÃO DE OBRA DE REFORMA E MANUTENÇÃO DE CENTRO CULTURAL LAÍS FACÓ, CENTRO, BEBERIBE/CE.

6. Declarações

- Declaro que estou cumprindo as regras de acessibilidade previstas nas normas técnicas da ABNT, na legislação específica e no decreto n. 5296/2004.

7. Entidade de Classe

DARA NASCIMENTO SILVA
ENGENHEIRA CIVIL
CREA/CE: 353079
RNP: 0619899077

A autenticidade desta ART pode ser verificada em: <https://crea-ce.sitac.com.br/publico/>, com a chave: 4Ww10
Impresso em: 23/05/2022 às 08:09:27 por: , ip: 189.126.75.153

www.crea.org.br
Tel: (85) 3453-5800

faleconosco@crea.org.br
Fax: (85) 3453-5804

CREA-CE
Conselho Regional de Engenharia
e Agronomia do Ceará





Anotação de Responsabilidade Técnica - ART
Lei nº 6.496, de 7 de dezembro de 1977

CREA-CE

ART OBRA / SERVIÇO
Nº CE20220989425

Conselho Regional de Engenharia e Agronomia do Ceará

SUBSTITUIÇÃO à
CE20220985975


NENHUMA - NÃO OPTANTE

8. Assinaturas

Declaro serem verdadeiras as informações acima

Beberibe, 23 de maio de 2022
Local data

[Handwritten Signature]
DARA NASCIMENTO SILVA
ENGENHEIRA CIVIL
CREA/CE: 353079
RNP: 06.19899077
DARA NASCIMENTO SILVA - CPF: 056.452.643-63
[Handwritten Signature]
PREFEITURA MUNICIPAL DE BEBERIBE - CNPJ: 07.528.292/0001-89

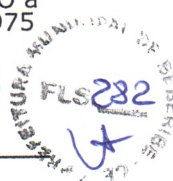

9. Informações

- * A ART é válida somente quando quitada, mediante apresentação do comprovante do pagamento ou conferência no site do Crea.
- * O comprovante de pagamento deverá ser apensado para comprovação de quitação

10. Valor

Isento conforme Resolução 1025/2009

Registrada em: 20/05/2022



A autenticidade desta ART pode ser verificada em: <https://crea-ce.sitac.com.br/publico/>, com a chave: 4Wa10
Impresso em: 23/05/2022 às 08:09:27 por: , ip: 189.126.75.153



[Handwritten signature]